


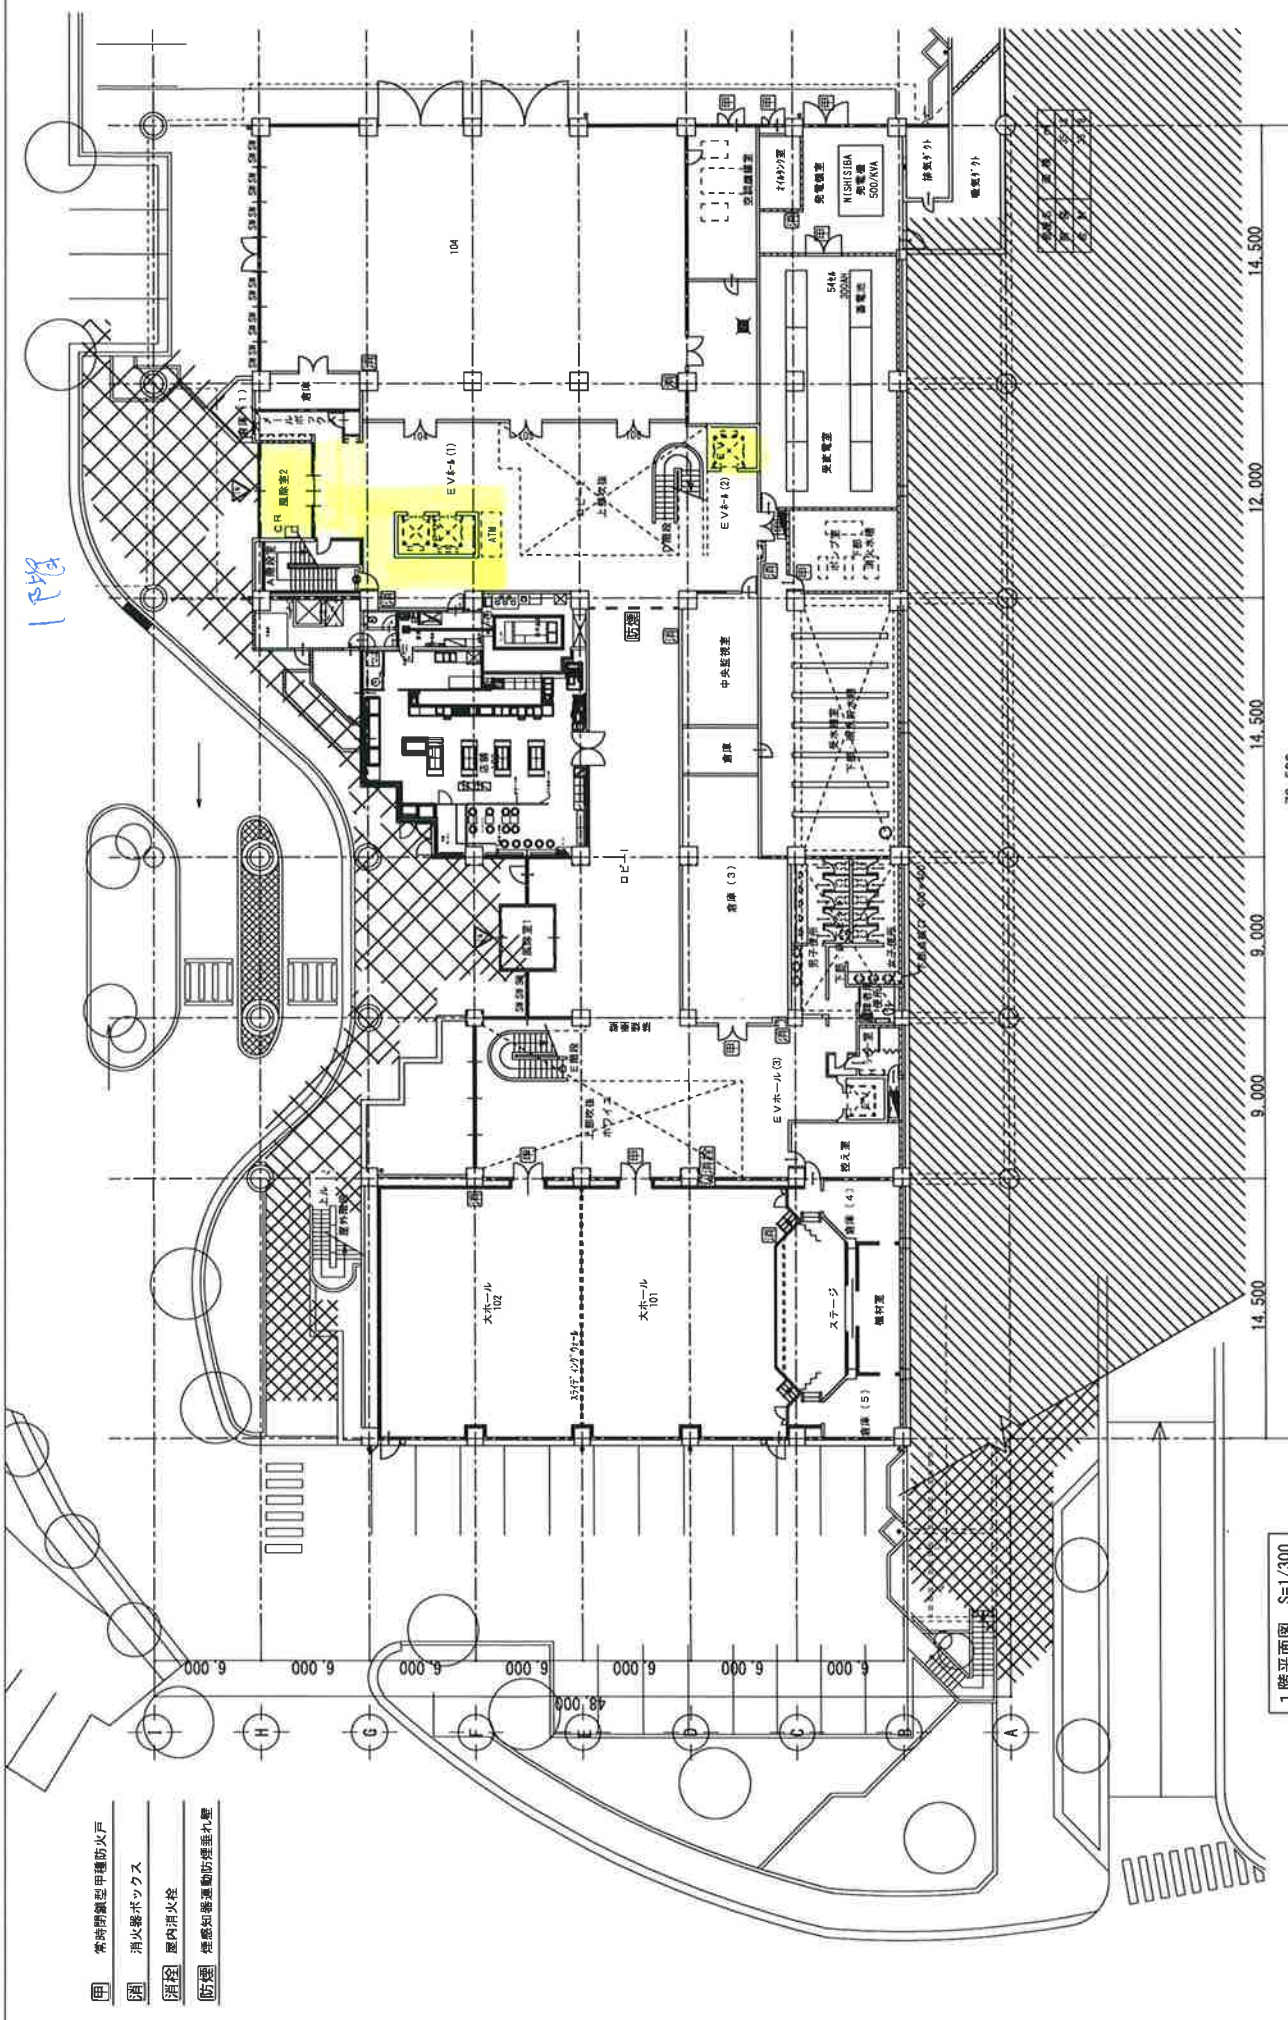

1階

- 甲 常時開閉型甲種防火戸
- 乙 消火器ボックス
- 丙 屋内消火栓
- 防煙 煙感知器連動防煙垂れ壁

1階平面図 S=1/300

代案となる設計者 一般建築士	事務所 第1484号 松山 豊治	株式会社 建設 〒100-0001 東京都千代田区千代田1-1-1 TEL 03-5561-1106 (代) FAX 03-5561-1107 一級建築士事務所	工事場所 千葉県市川市小森B31-1 計画 年月 設計 年月 建築 年月 完成 年月	図名 沖縄産業支援センター設計計画決定業務 図名 1階平面図	プリント A-01 縮尺 A3 : 1/300

